


INSTALAÇÃO DE ÁGUA FRIA / ÁGUA QUENTE

Escala: 1:50

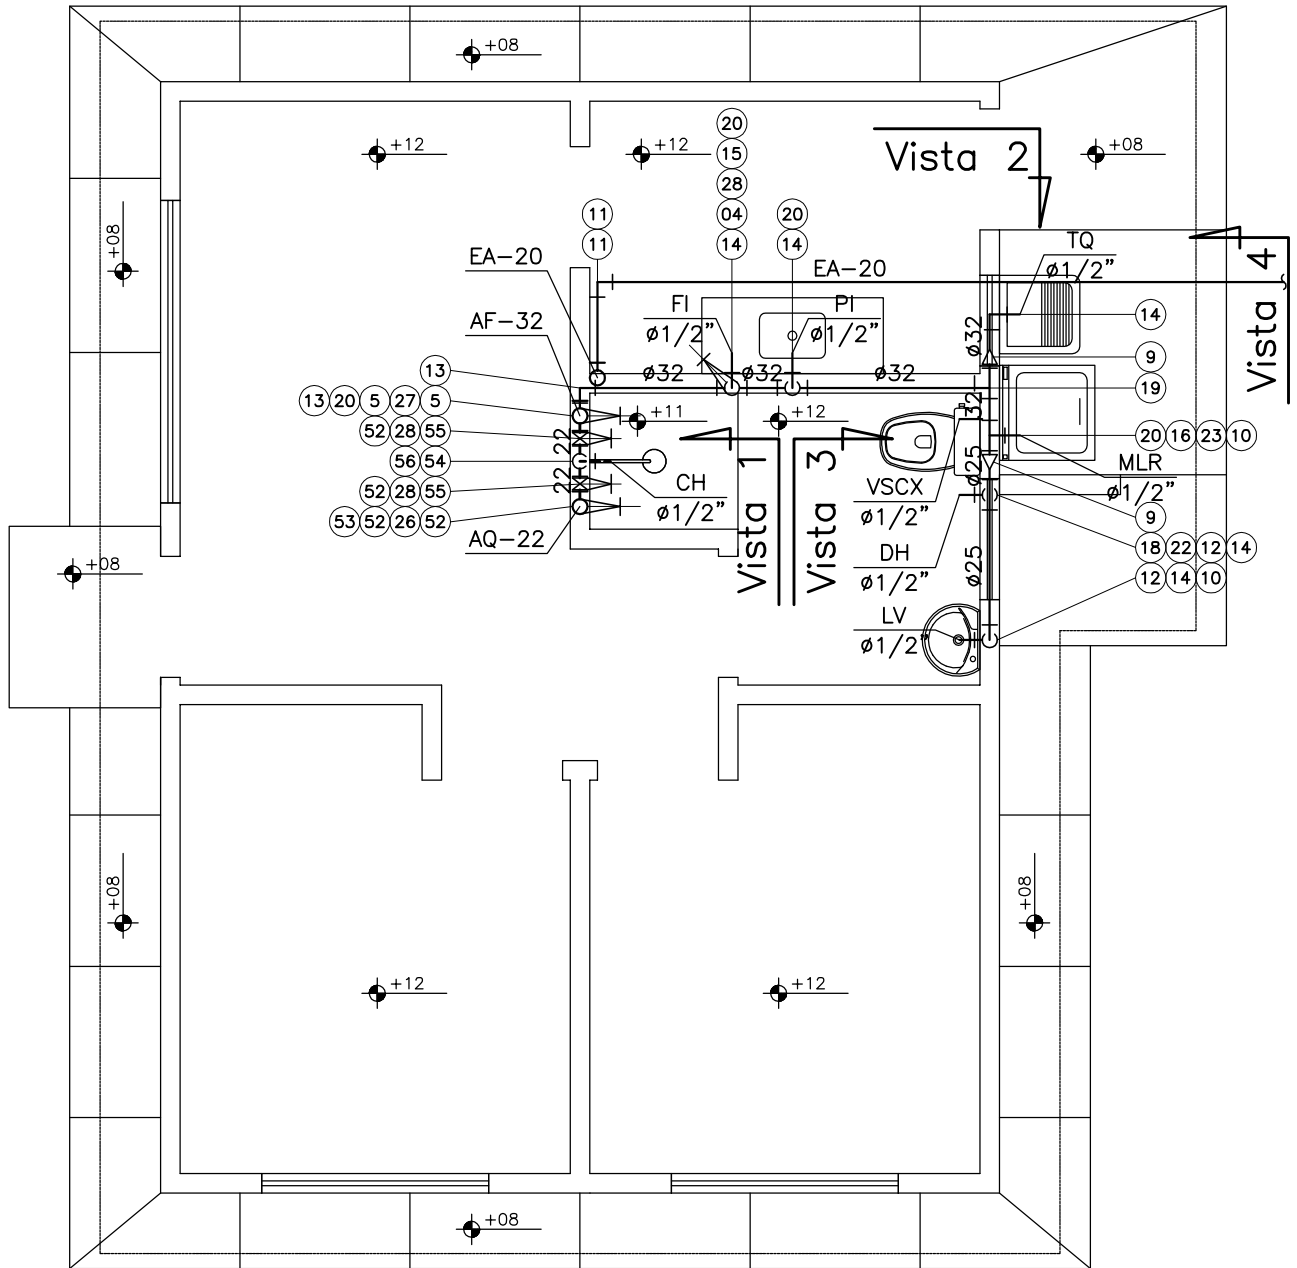

COHAB MINAS

PROJETO HIDROSSANITÁRIO

EMPREENDIMENTO :

MUNICÍPIO :

PADRÃO HABITACIONAL :

MG-90-I-2-41

DISCRIMINAÇÃO :

PLANTA BAIXA: ÁGUA FRIA / ÁGUA QUENTE

DESENHO N° :
03/20

RESPONSÁVEL TÉCNICO :
FÁTIMA REGINA RÉLO COSTA - CREA MG 46.748/D
VINCULADO À ART N° : 575539

ÁREA :

--

ESCALA :

1:50

DATA :

FEV./12